




PLANTA BAIXA HIDRÁULICA  
Escala: 1/25

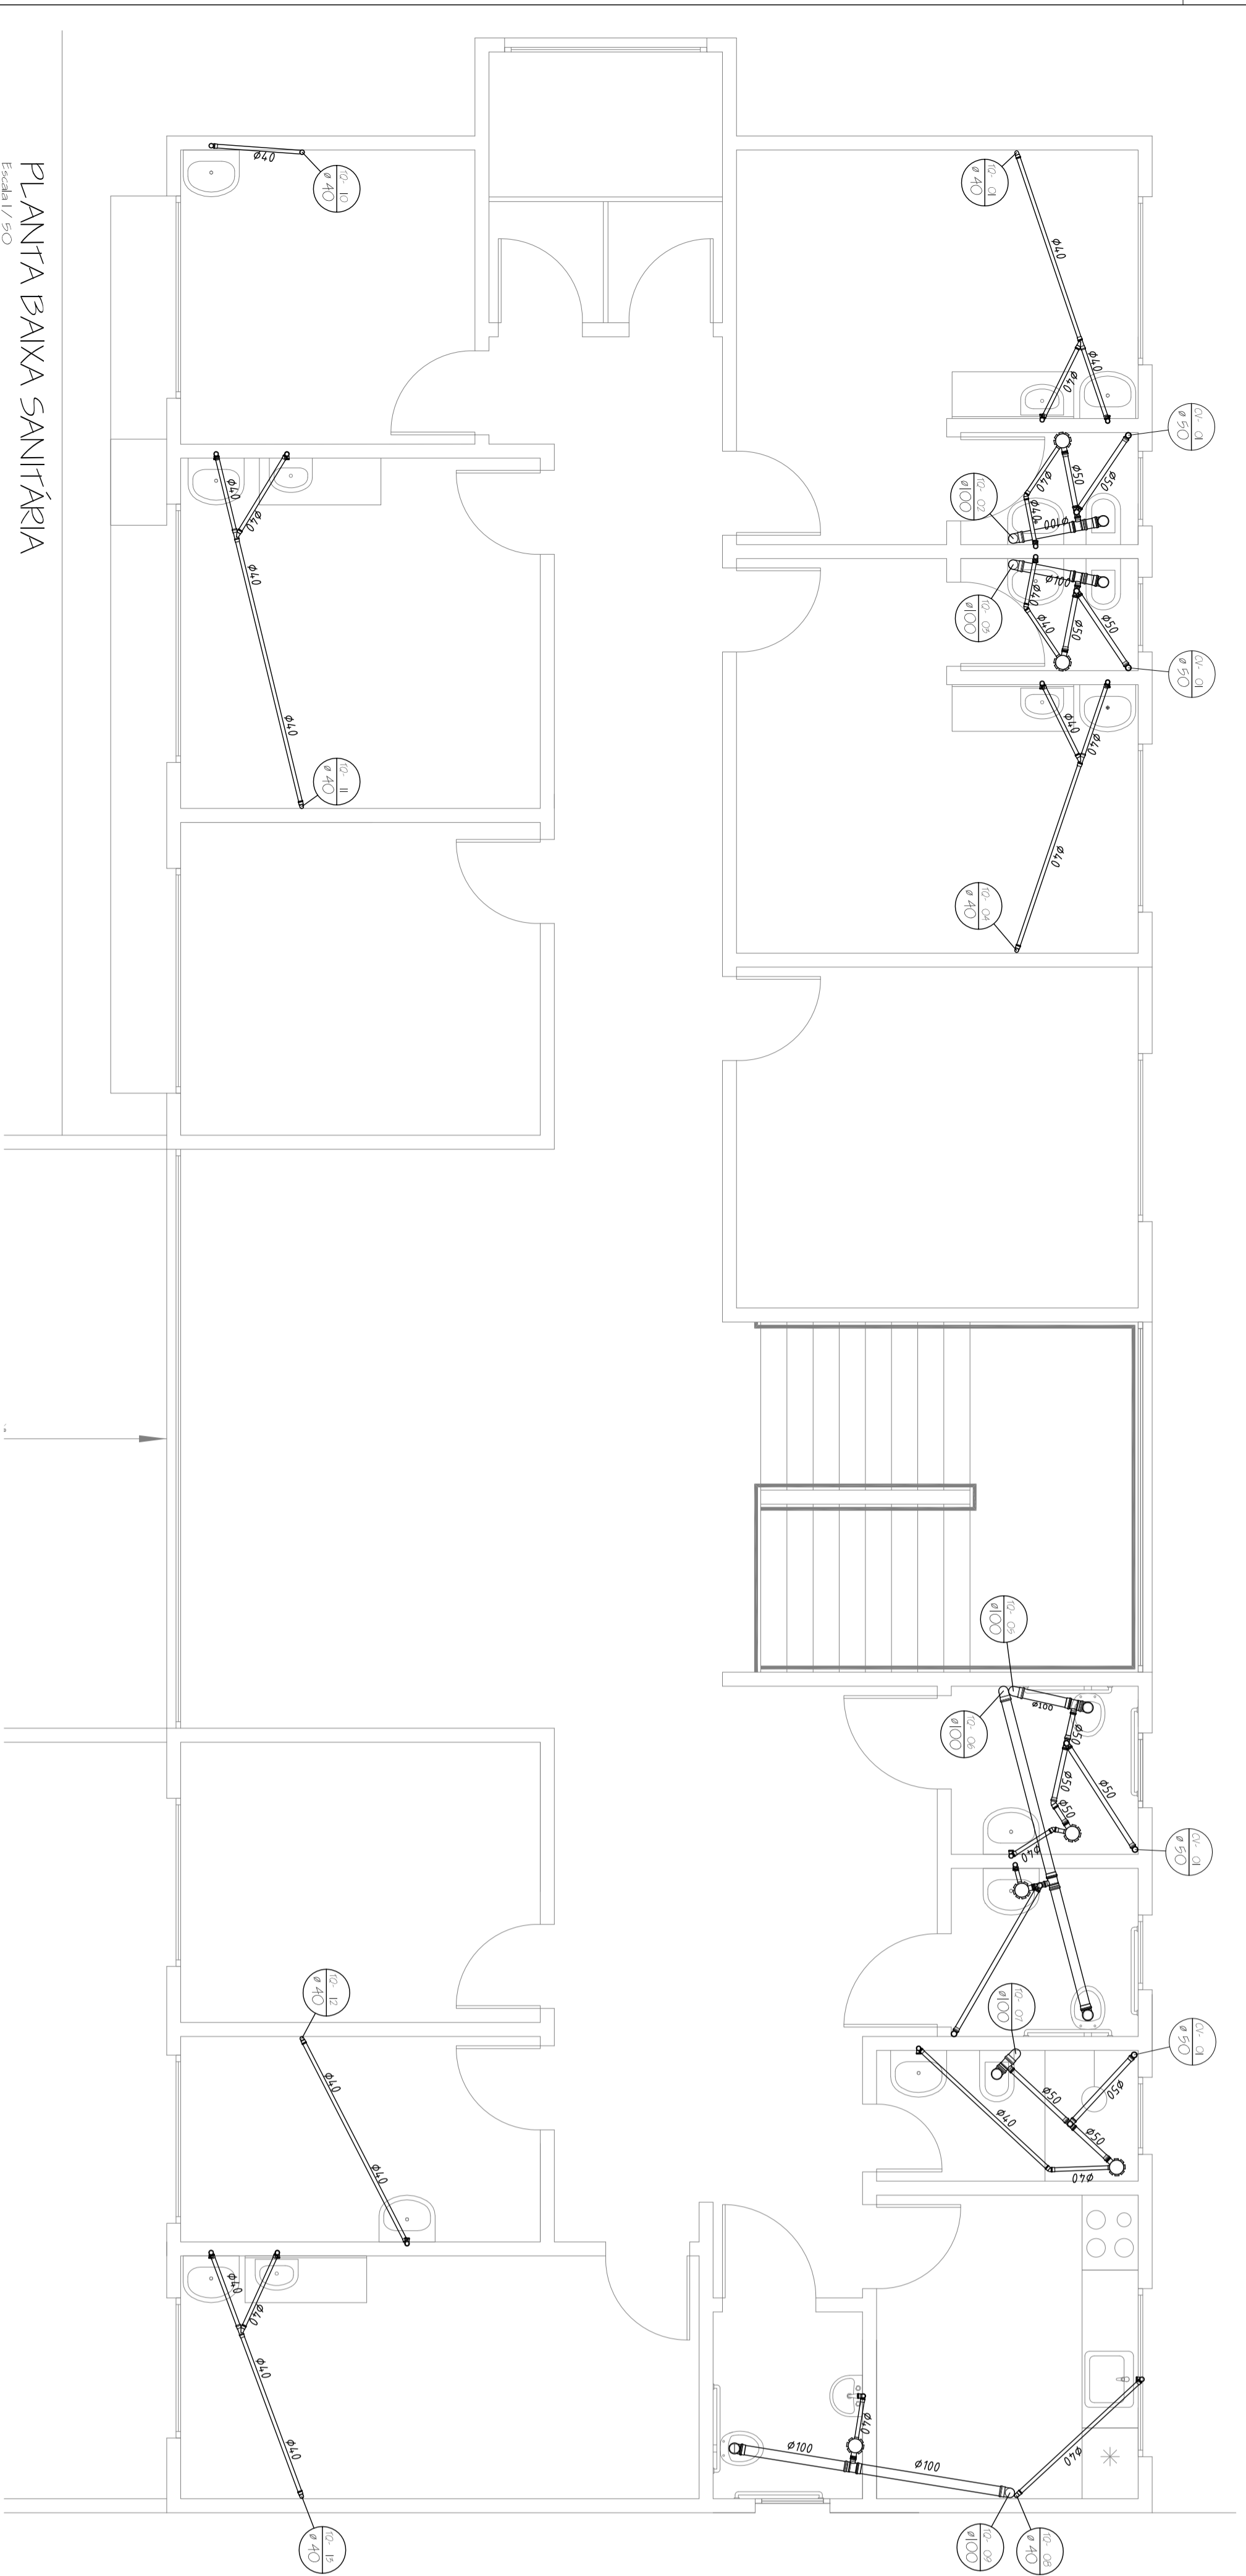


PLANTA BAIXA SANITÁRIA  
Escala: 1/25

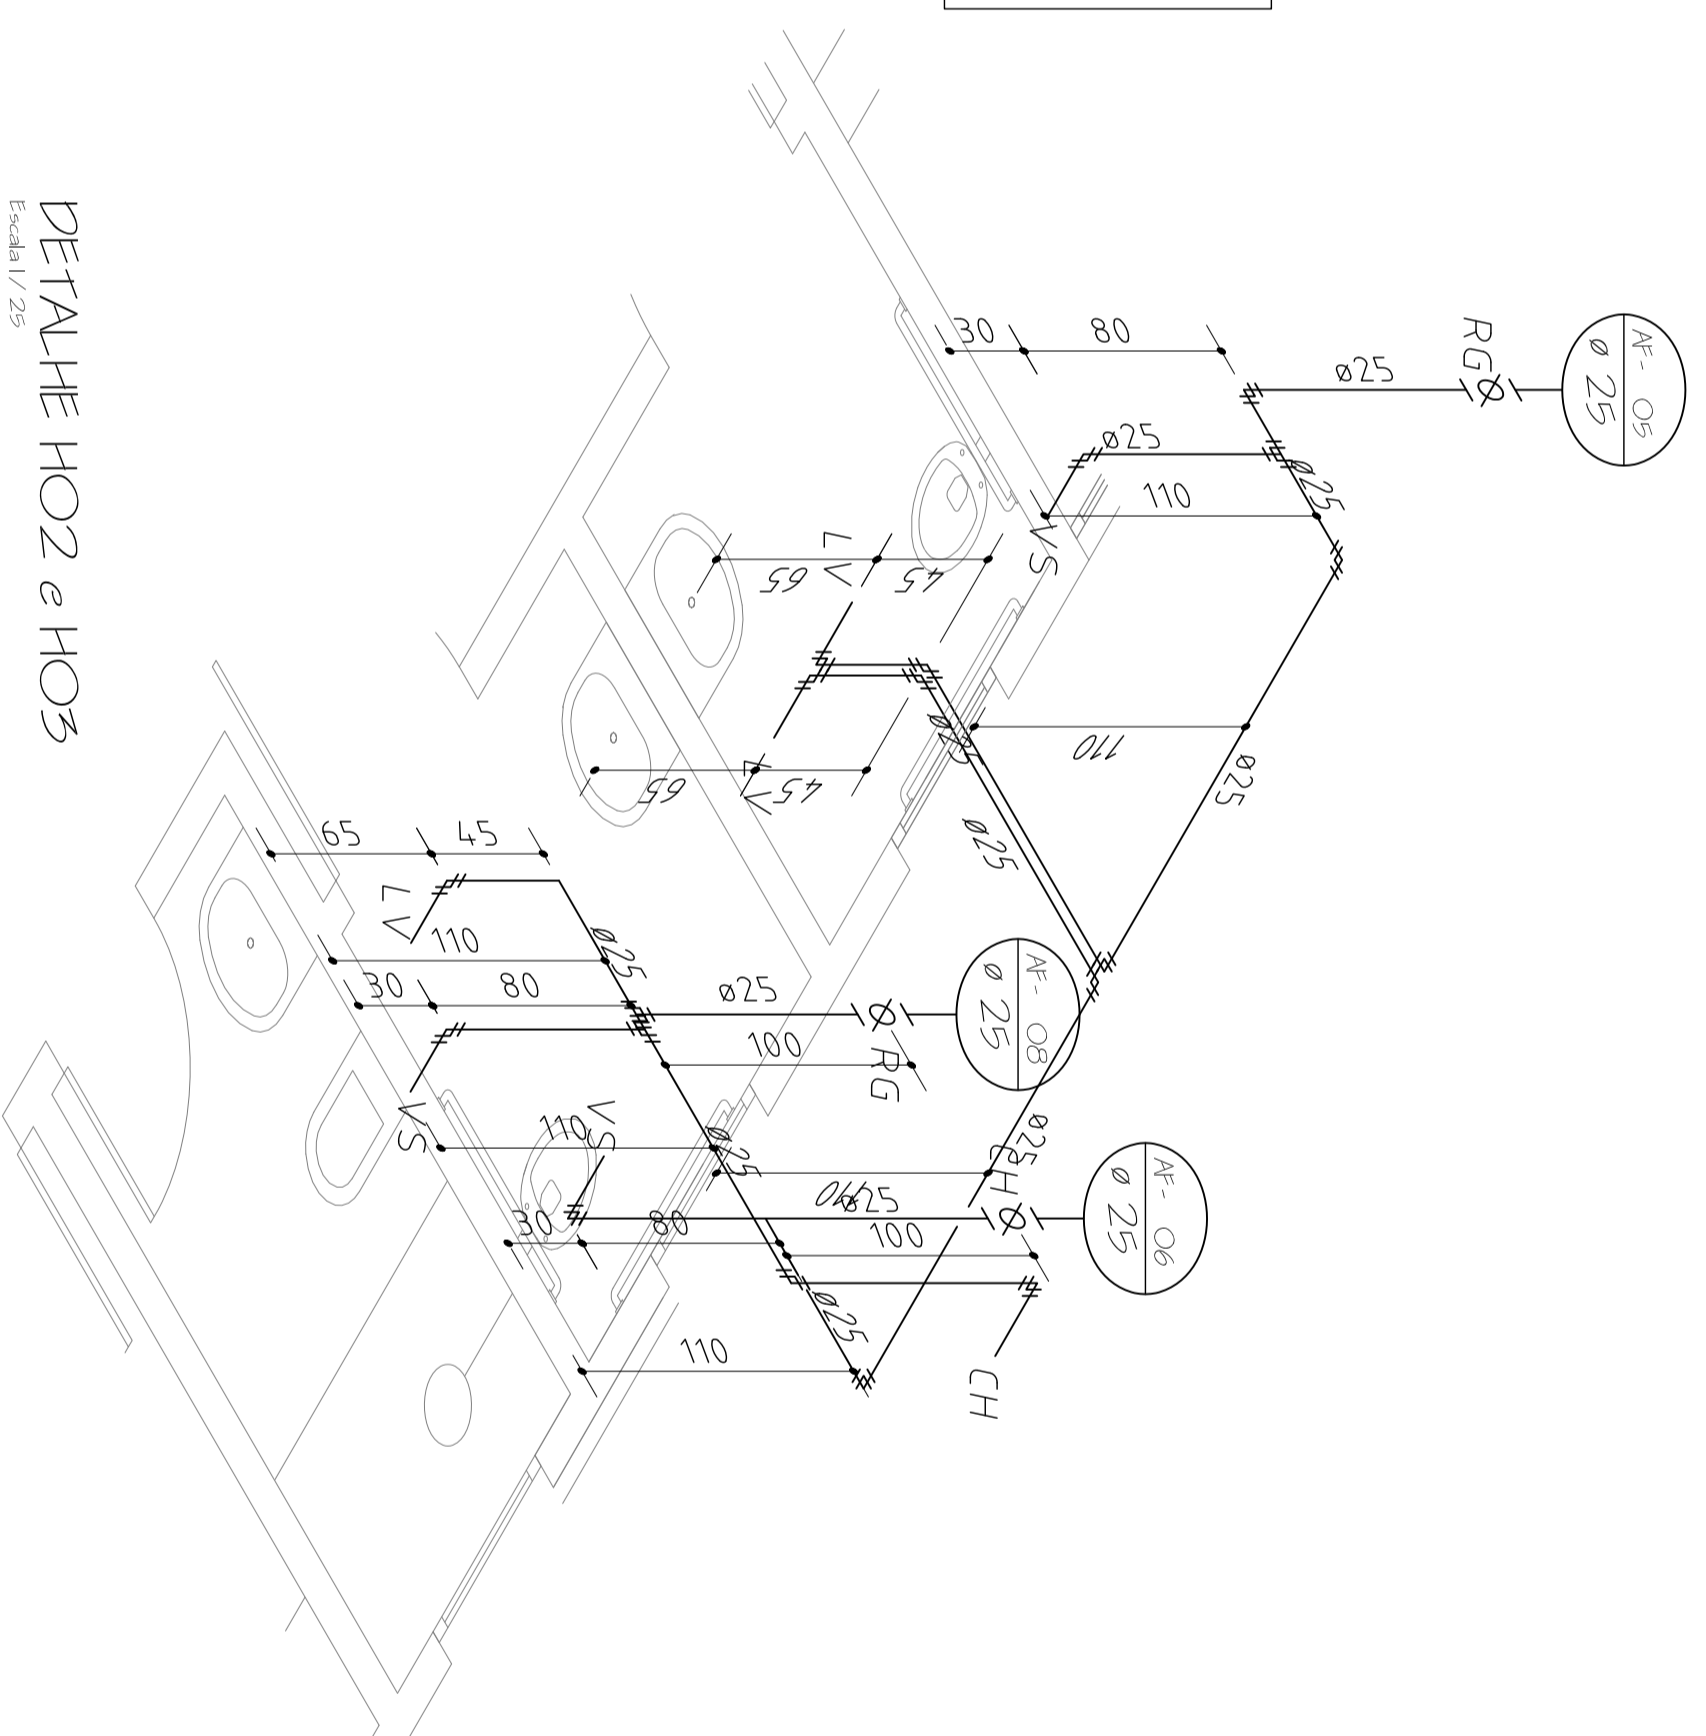

DETALHE HO2 e HO3  
Escala: 1/25

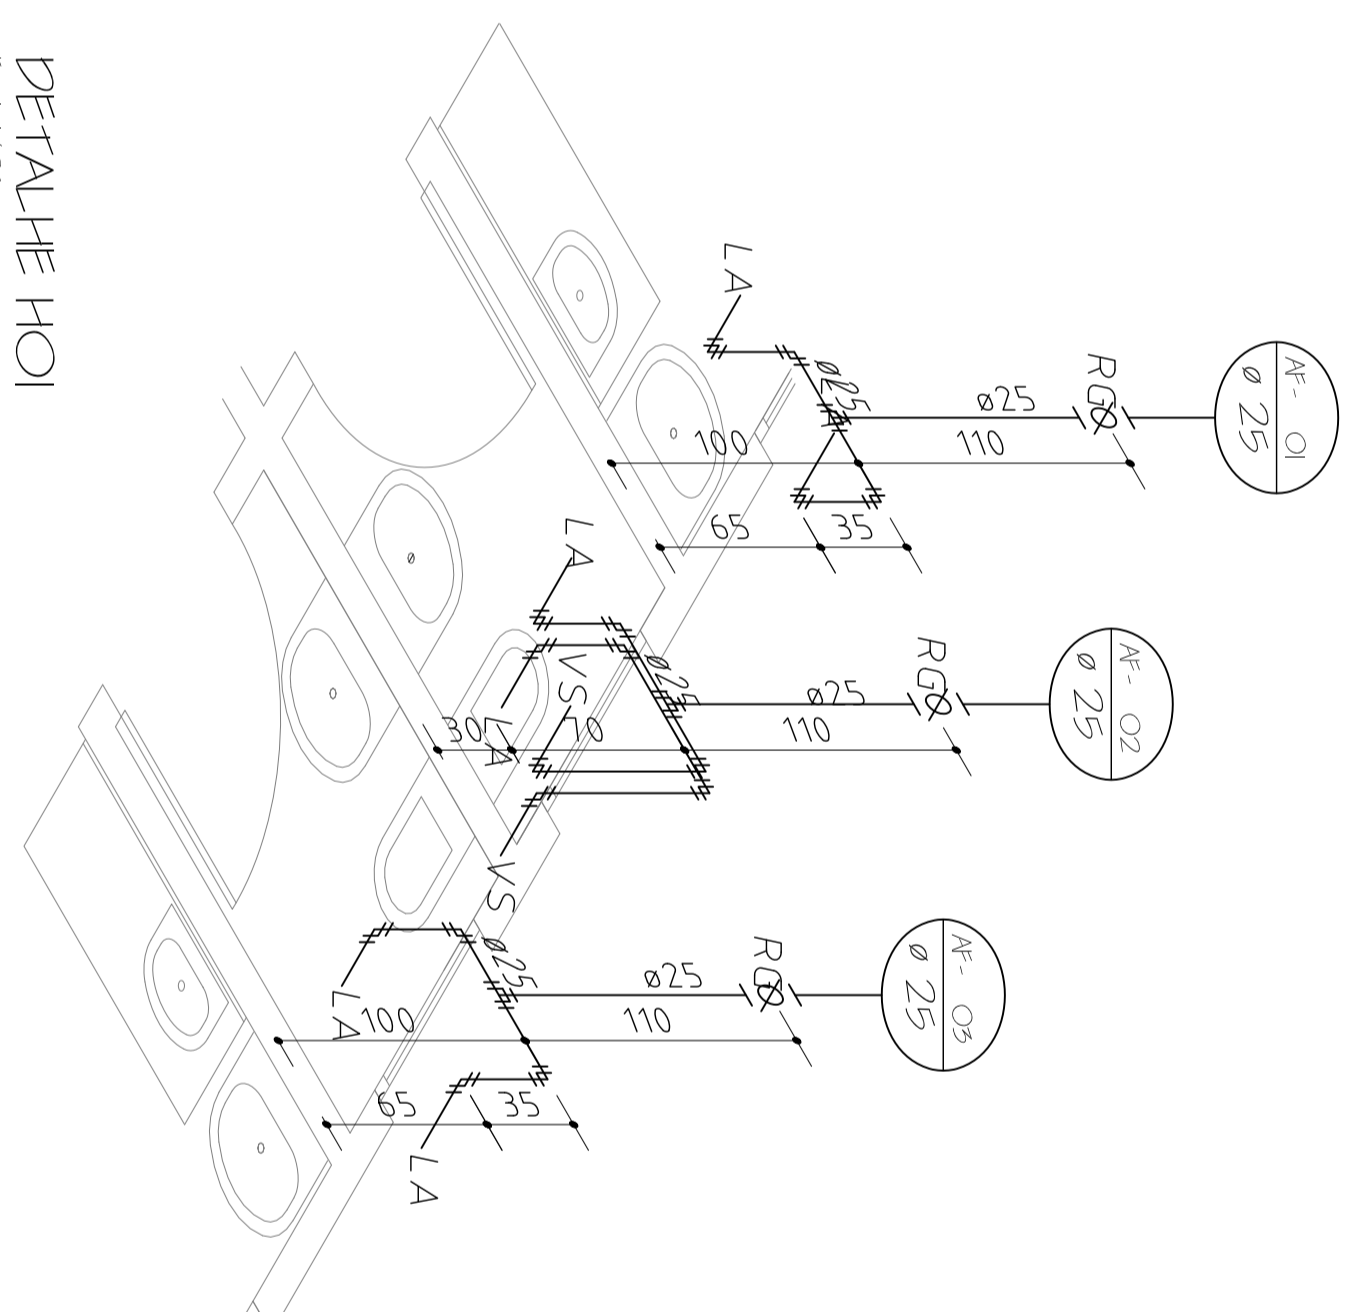

DETALHE HO1  
Escala: 1/25

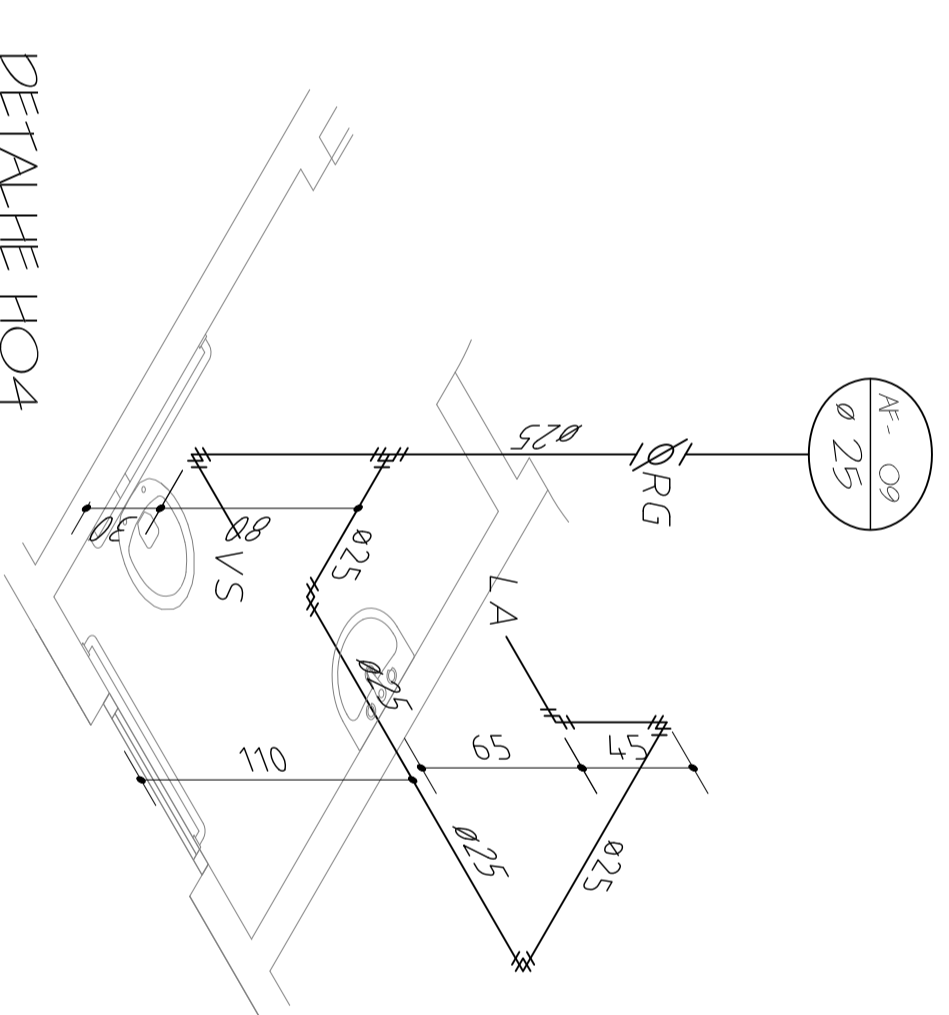

DETALHE HO4  
Escala: 1/25

- LEGENDA HIDRO-SANITÁRIO**
- ALIMENTAÇÃO DA PAREDE OU SUBTERRÂNEO
  - - - ALIMENTAÇÃO SOBRE FORNO OU LAJE
  - - - CONDUITOR DE ÁGUA FRIA SOBRE FORNO OU LAJE
  - - - CONDUITOR DE ÁGUA FRIA NA PAREDE
  - CONDUITOR DE ÁGUA FRIA NA PAREDE
  - CONDUITOR DE ESGOTO
  - COLUNA DE ÁGUA FRIA
  - COLUNA DE VENTILAÇÃO
  - COLUNA DE ALIMENTAÇÃO
  - PONTO DE CONSUMO
  - REGISTRO
  - RALO COM CAIXA SIFONADA 150X150X50
  - CAIXA DE COBRUQUA ø250
  - CAIXA DE INSPEÇÃO 60X60
  - SENTIDO TUBO
  - MEMBOR CANLETE 3/4" (CONHECIDO PELA CASAM)

ÁREA	PROJEÇÃO	DATA



**PREFEITURA MUNICIPAL DE TAIÓ**

AVENIDA LUZ BRILHANTE - 44 - TAIÓ - SC - CEP: 847-5022-0246

PROJETO DE UMA UNIDADE DE SAÚDE NO BARRIO PAURE

EDUARDO - TAIÓ SC

PREFEITURA MUNICIPAL DE TAIÓ

PROJETO DE ARQUITETURA

PROJETO DE ARQUITETURA

PROJETO DE ARQUITETURA

PROJETO DE ARQUITETURA

PROJETO DE ARQUITETURA

PROJETO DE ARQUITETURA

PROJETO DE ARQUITETURA